

LEGENDA

- IMPIANTO FOGNARIO**
- Linea fognaria esistente
 - Linea fognaria di progetto
- IMPIANTO ELETTRICO**
- Linea elettrica
 - Quadro elettrico



COMUNE DI PANDINO
 PROVINCIA DI CREMONA REGIONE LOMBARDIA

COMUNE DI PANDINO
 Via Castello, n°15 -26025- Pandino (CR) 0373/973300


**PIANO CIMITERIALE
 DEI CIMITERI DI PANDINO, NOSADELLO E GRADELLA**

04 CIMITERO DI PANDINO
 STATO DI PROGETTO
 NUOVE RETI

SCALA 1:500
 MARZO 2012

REV.	DATA	OGGETTO	DIS.	VER.	APP.	FILE
A	MARZO 2012	EMISSIONE	F.C.	P.P.	P.P.	04-063_pro_pandino_rev03.dwg
B						
C						
D						
E						
F						
G						

PROGETTISTI
 Arch. Patrizia Penitenti, Arch. Marco Caprini

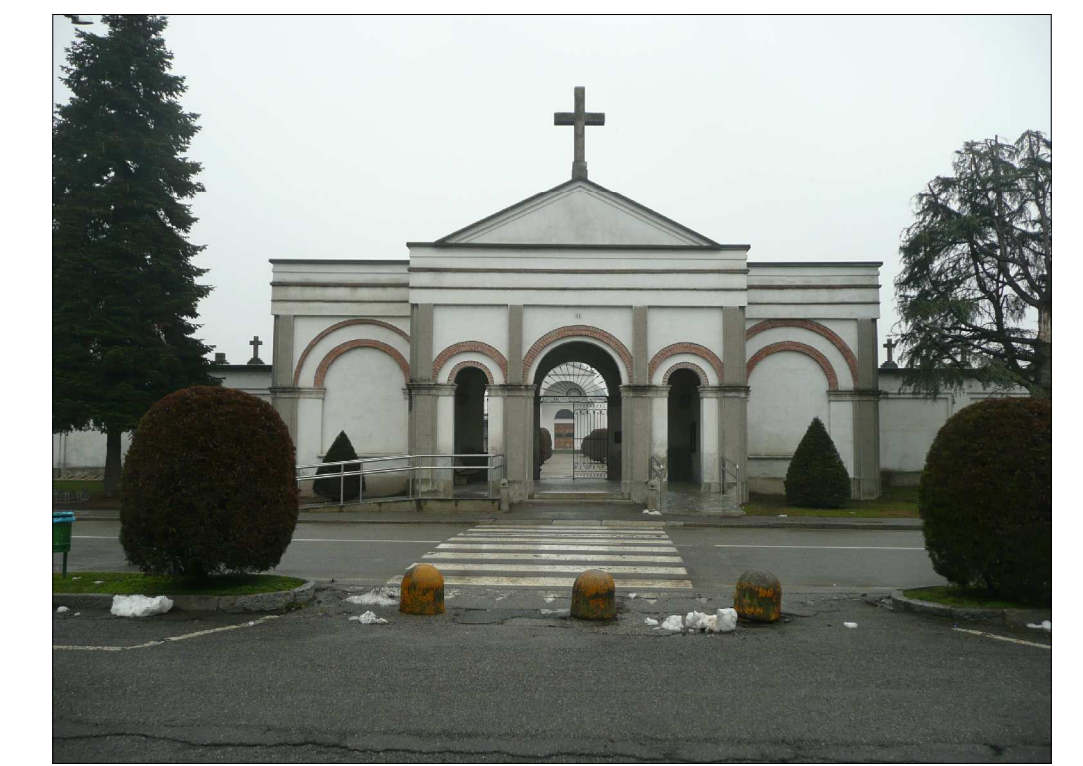

COPRAT società cooperativa di progettazione
 e ricerca architettonica e territoriale