






— PIANTA PIANO COPERTURA —  
Scala 1:100

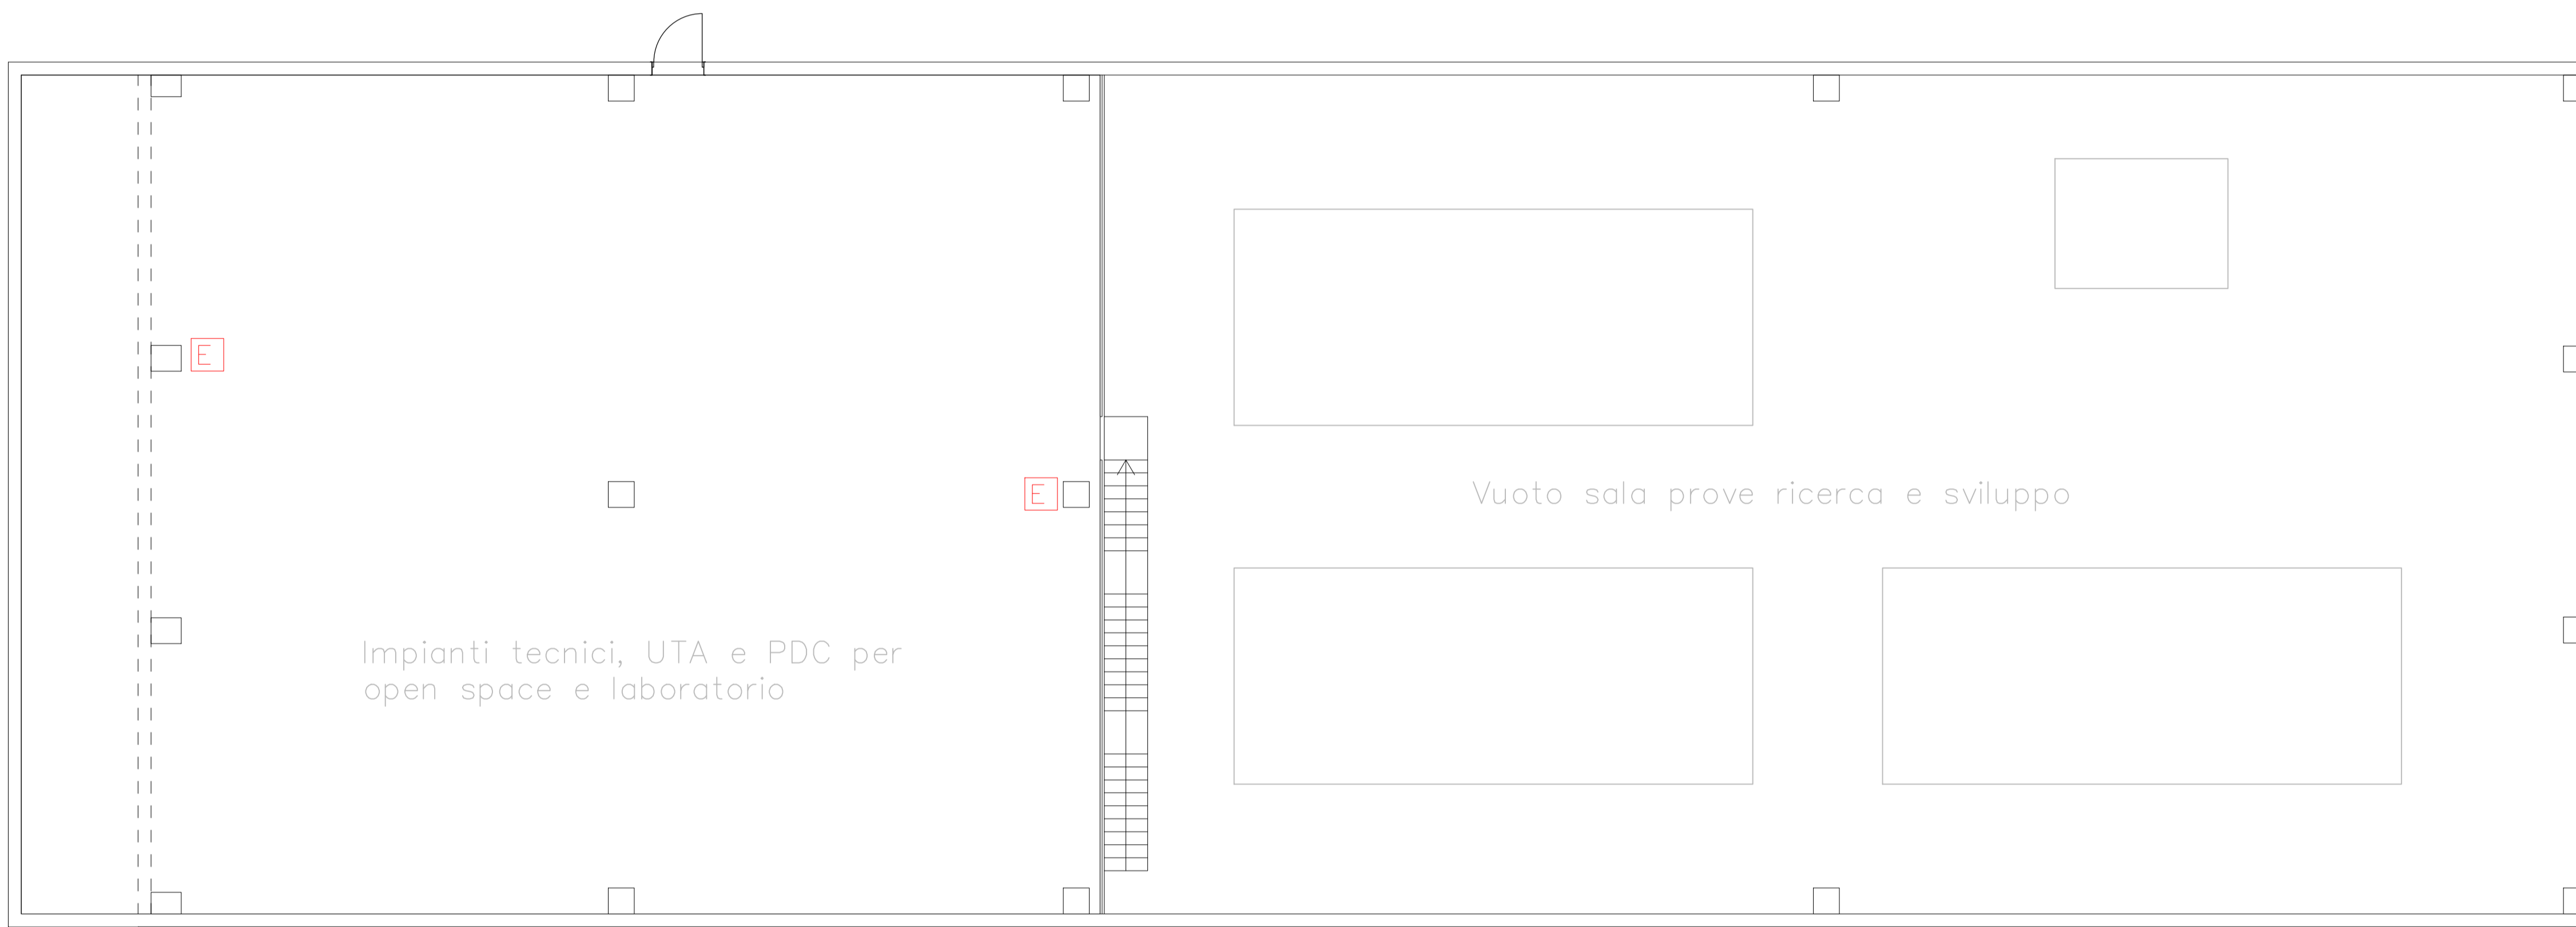

— PIANTA PIANO PRIMO —  
Scala 1:100

LEGENDA	
	TUBAZIONE IN POLIETILENE ANTINCENDIO
	TUBAZIONE IN ACCIAIO ANTINCENDIO
	IDRANTE UNI45
	IDRANTE UNI70
	ATTACCO AUTOPOMPA UNI70
	ESTINTORE A POLVERE
	ESTINTORE CO2
	VALVOLA INTERCETTAZIONE
	IMPIANTO ESISTENTE

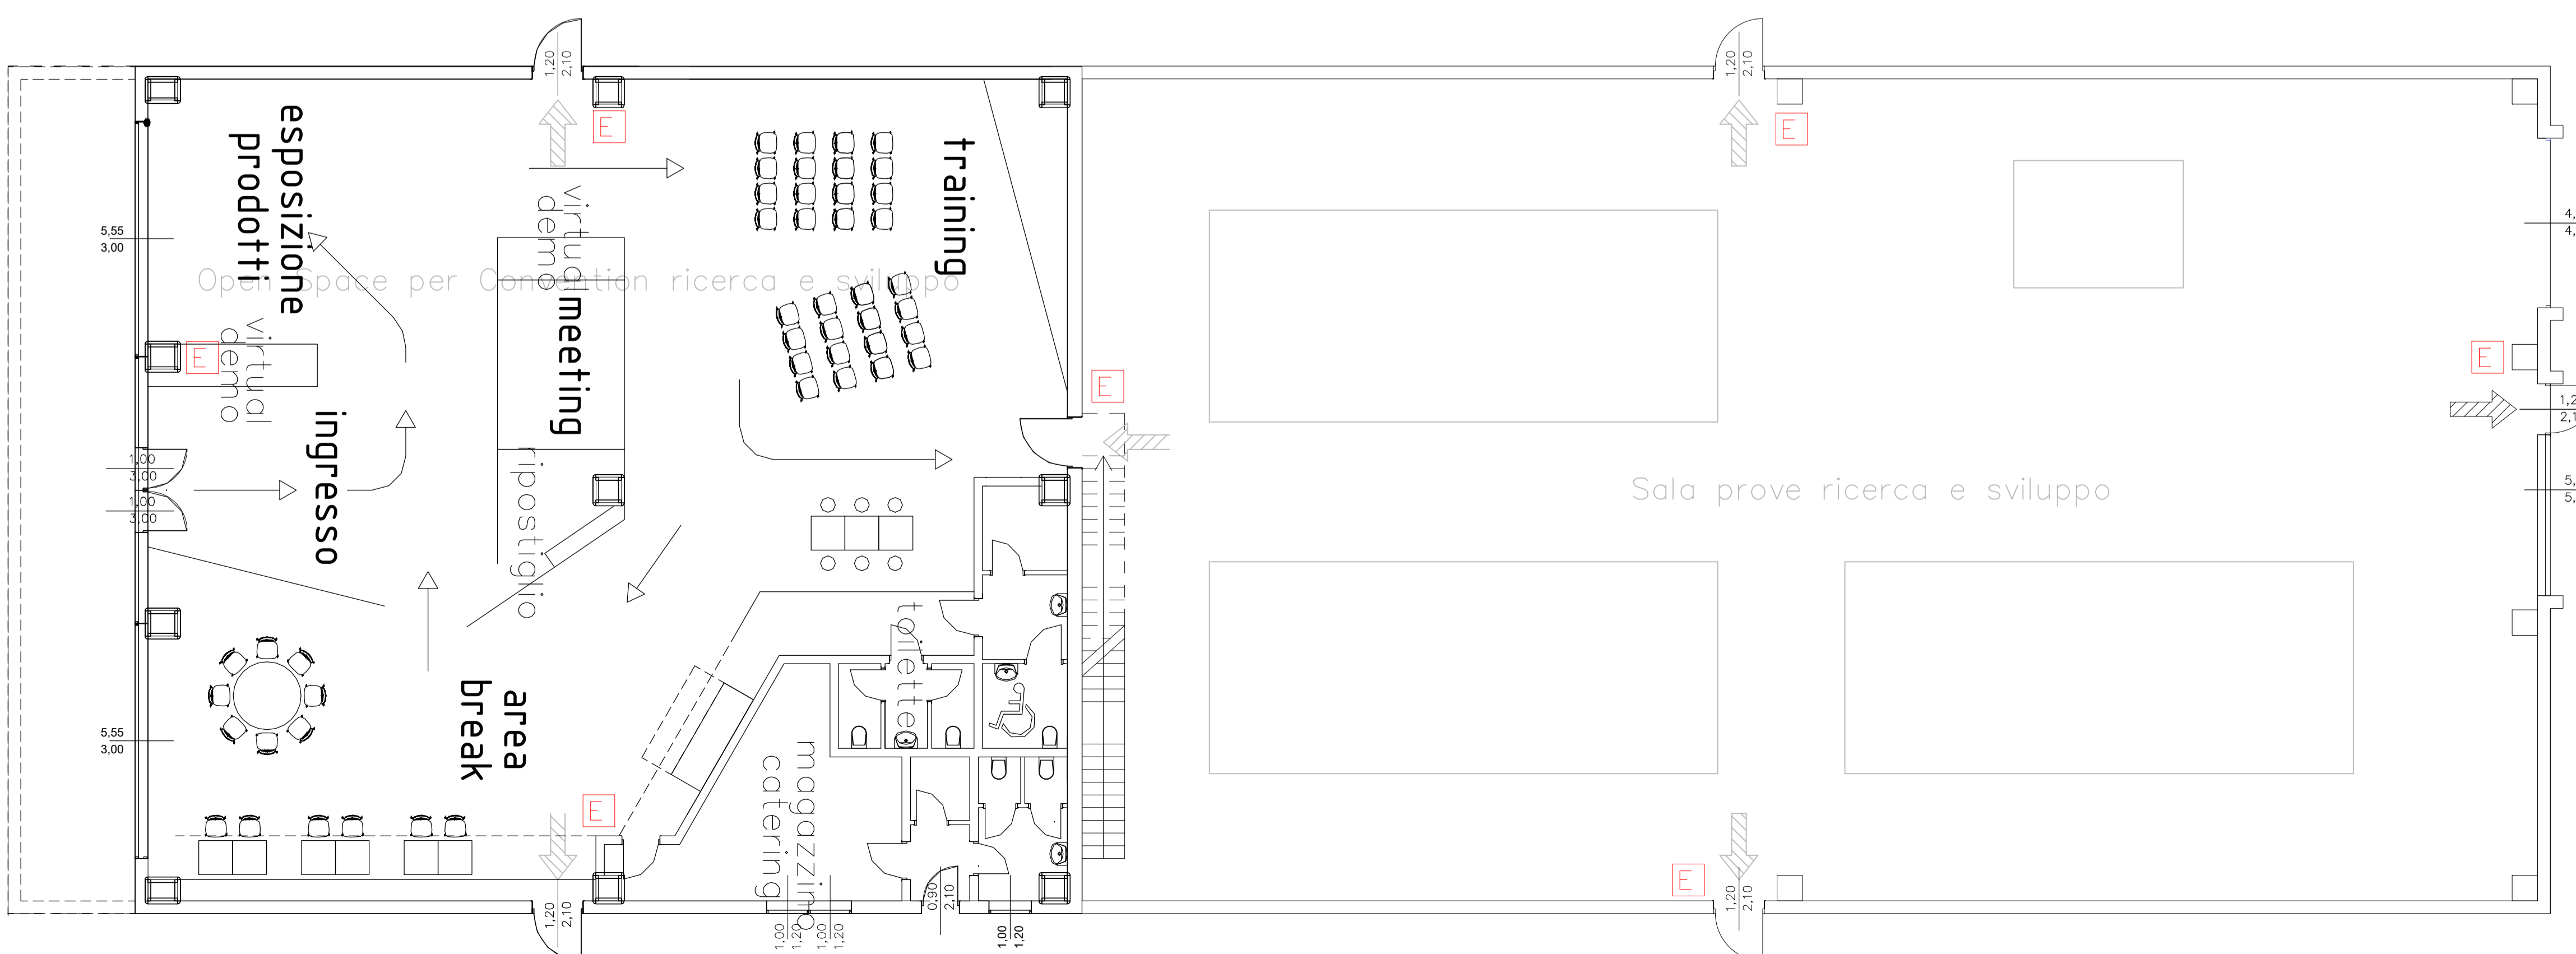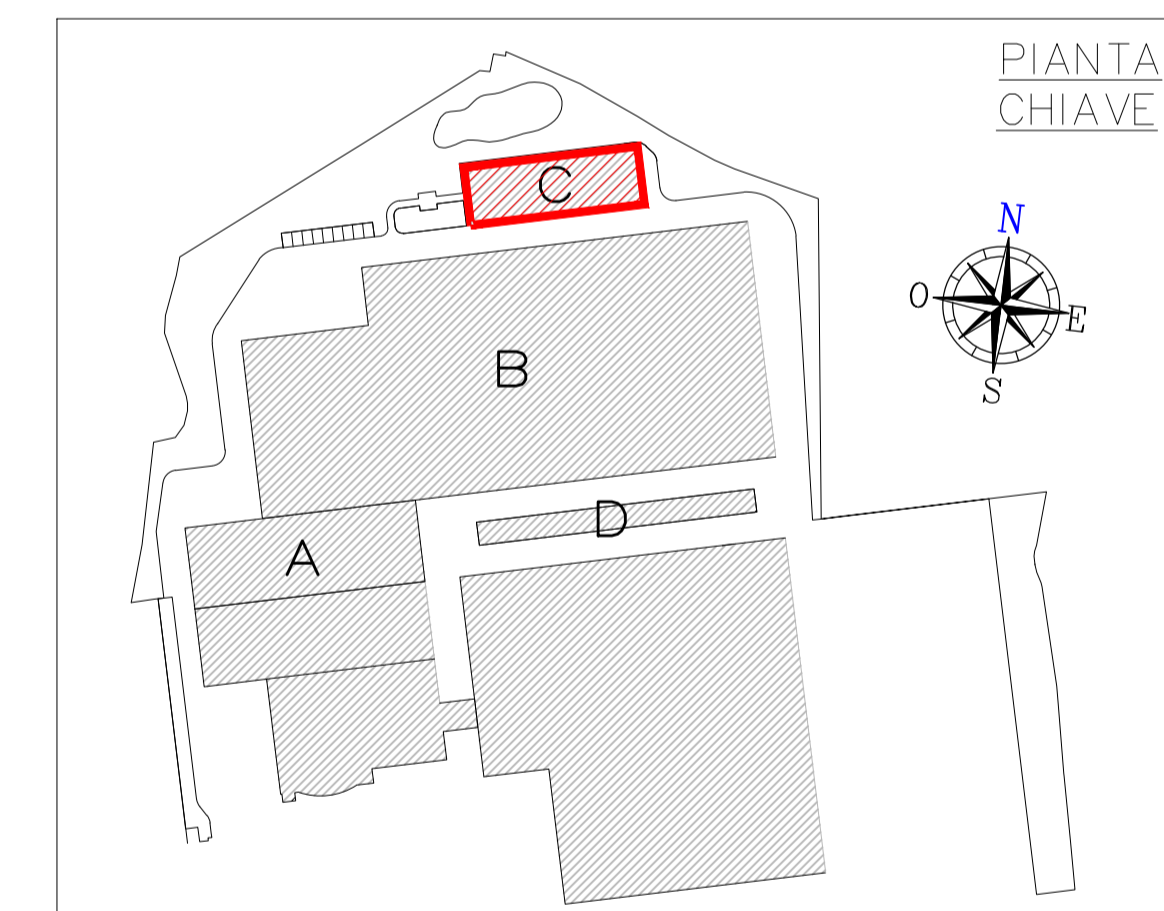

— PIANTA PIANO TERRA —  
Scala 1:100

**Europroject** S.R.L.

PROGETTAZIONE IMPIANTI TECNOLOGICI CIVILI E INDUSTRIALI PRATICHE SWAL - V.F. CERTIFICAZIONI ENERGETICHE - LEGGE 10/91 E D.M. 37/98  
EUROPROJECT S.R.L. - Via Arigiani 20 - 24060 Ronzoni (Bg)  
Tel. 035-666281 Fax. 035-666289 E-mail info@europroject.net

COMMITTENTE:  
**TECNOVENTIL S.p.a.**

OGGETTO:  
**Ampliamento magazzino e nuovo reparto produzione  
Via Degli Imprenditori n. 4, Spino D'Adda (CR)**

IMPIANTO:  
**IMPIANTI ANTINCENDIO  
Rete protezione interna - Ed. "C"  
Pianta Piano Terra**

N° DOCUMENTO: **07** PROGETTO: **DEFINITIVO**

DATA: 28.02.2022 SCALA: 1:100

COMMESSA: 147.21M FILE: 147.21M Tecnoventil/Spino D'Adda CR

Rev.	Data	Descrizione	Disegn.	Contr.	Appr.
0	28.02.2022	Primo emissione	CC	GG	CU
1					
2					
3					
4					
5					

