



– BLOCCO BAGNI "4B" –  
IMPIANTO IDRICO-SANITARIO


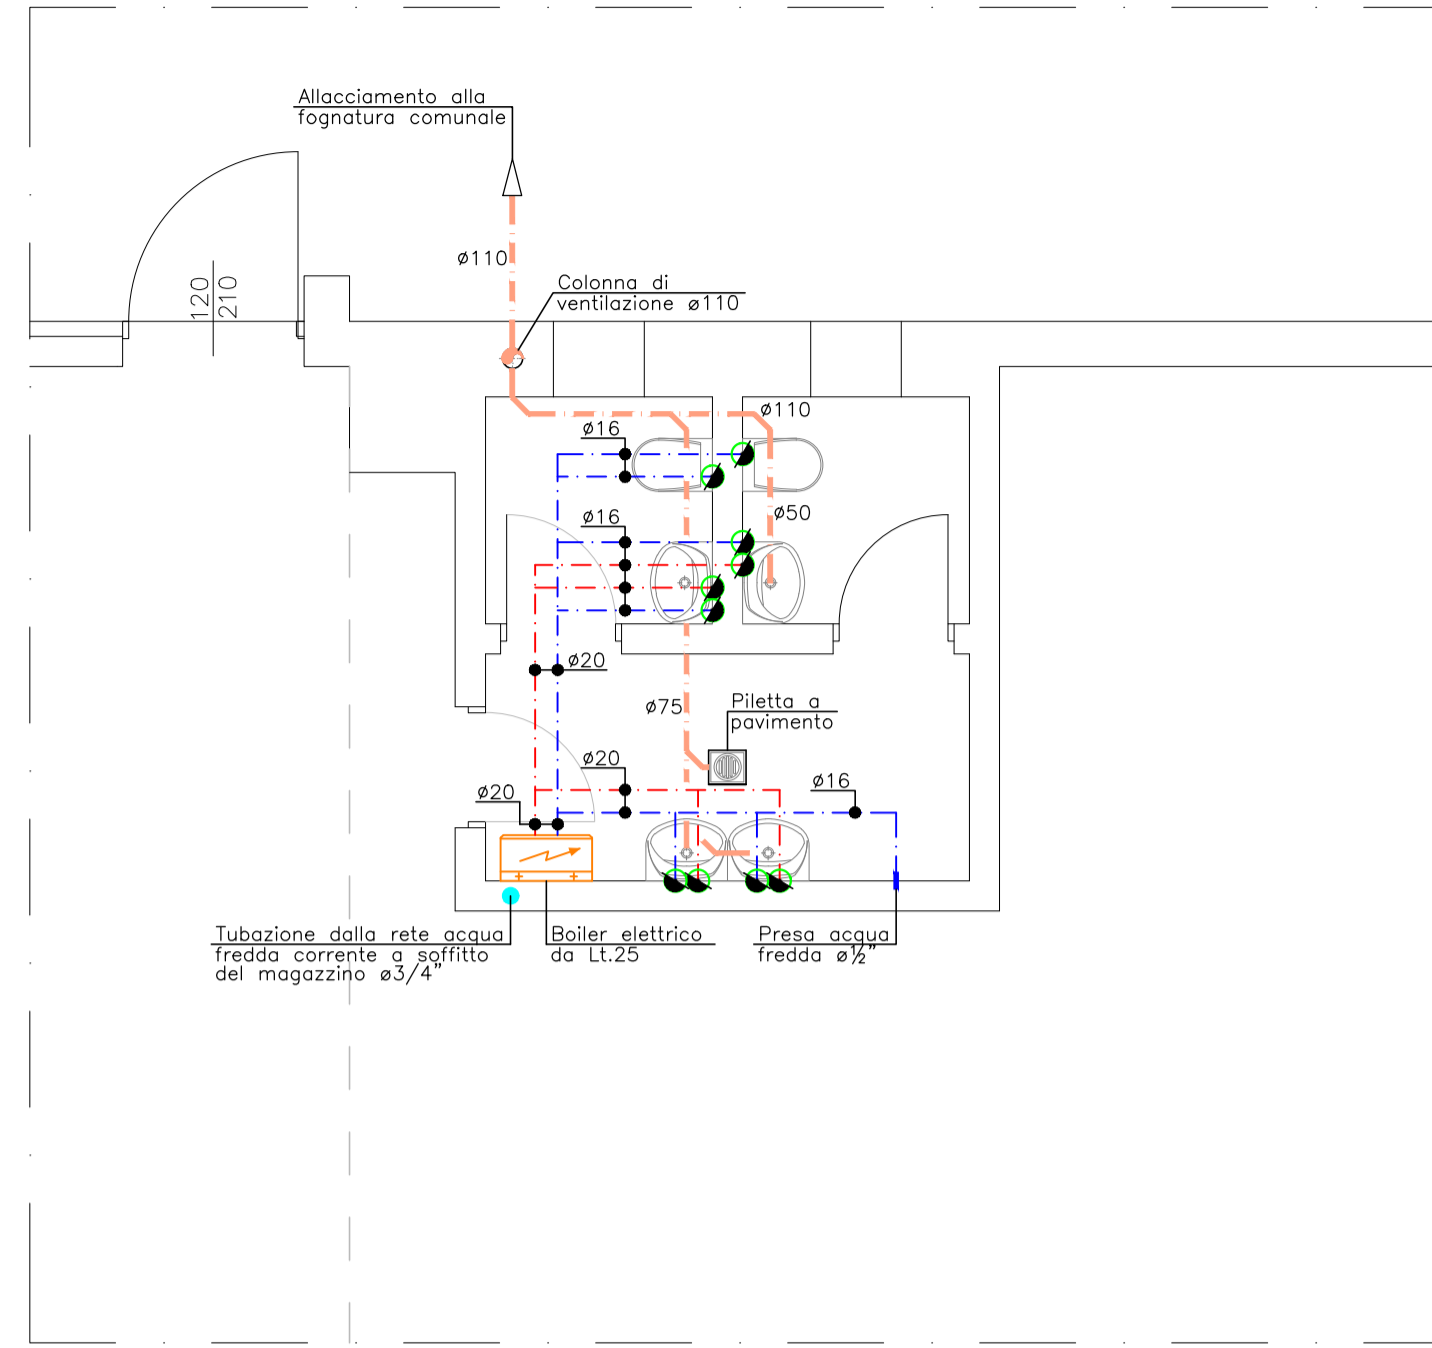


– BLOCCO BAGNI "5B" –  
IMPIANTO IDRICO-SANITARIO

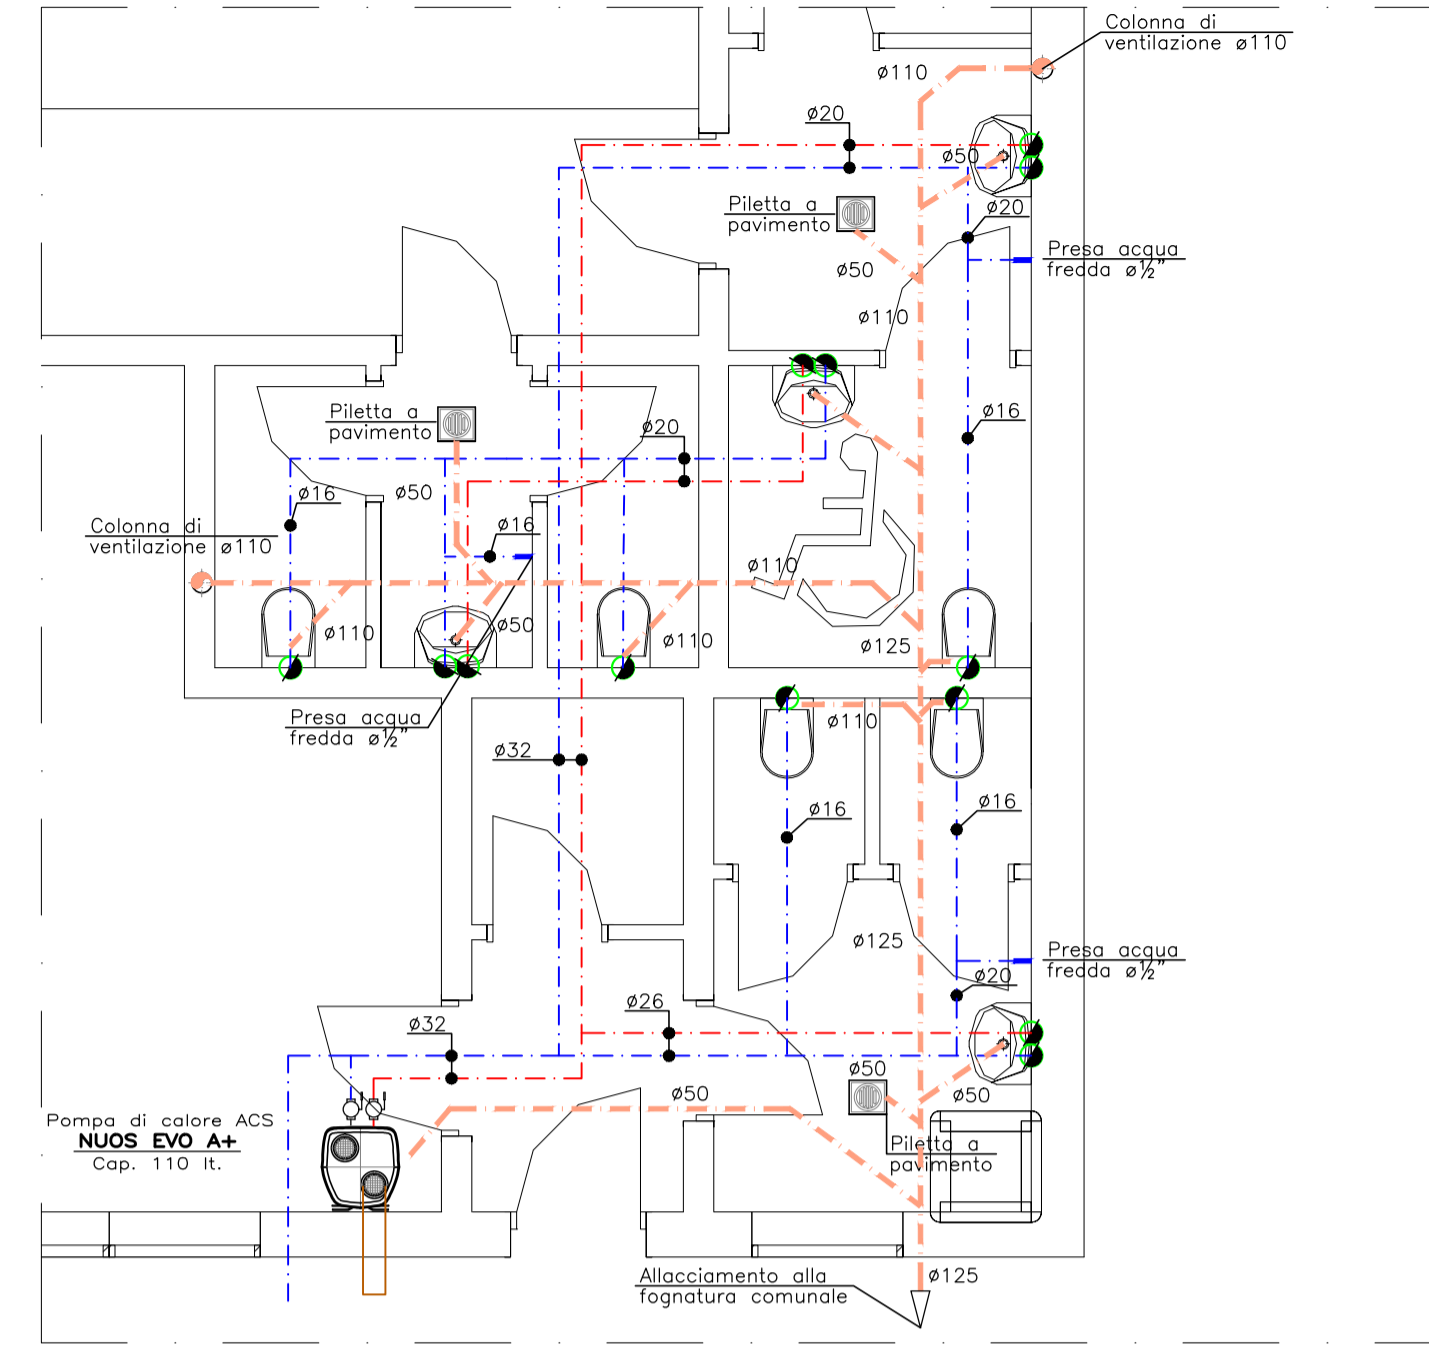


– BLOCCO BAGNI "6C" –  
IMPIANTO IDRICO-SANITARIO


LEGENDA	
	COLONNA DI SCARICO
	COLONNA DI VENTILAZIONE
	TUBAZIONE ACQUA FREDDA IN MULTISTRATO
	TUBAZIONE ACQUA CALDA IN MULTISTRATO
	TUBAZIONE ADDUZIONE ACQUA FREDDA
	TUBAZIONE SCARICO ACQUE NERE
	PILETTA A PAVIMENTO
	RUBINETTO D'INCASO CON CAPPUCCIO
	PRESA ACQUA FREDDA
	BOILER ELETTRICO DA 25 Lt.

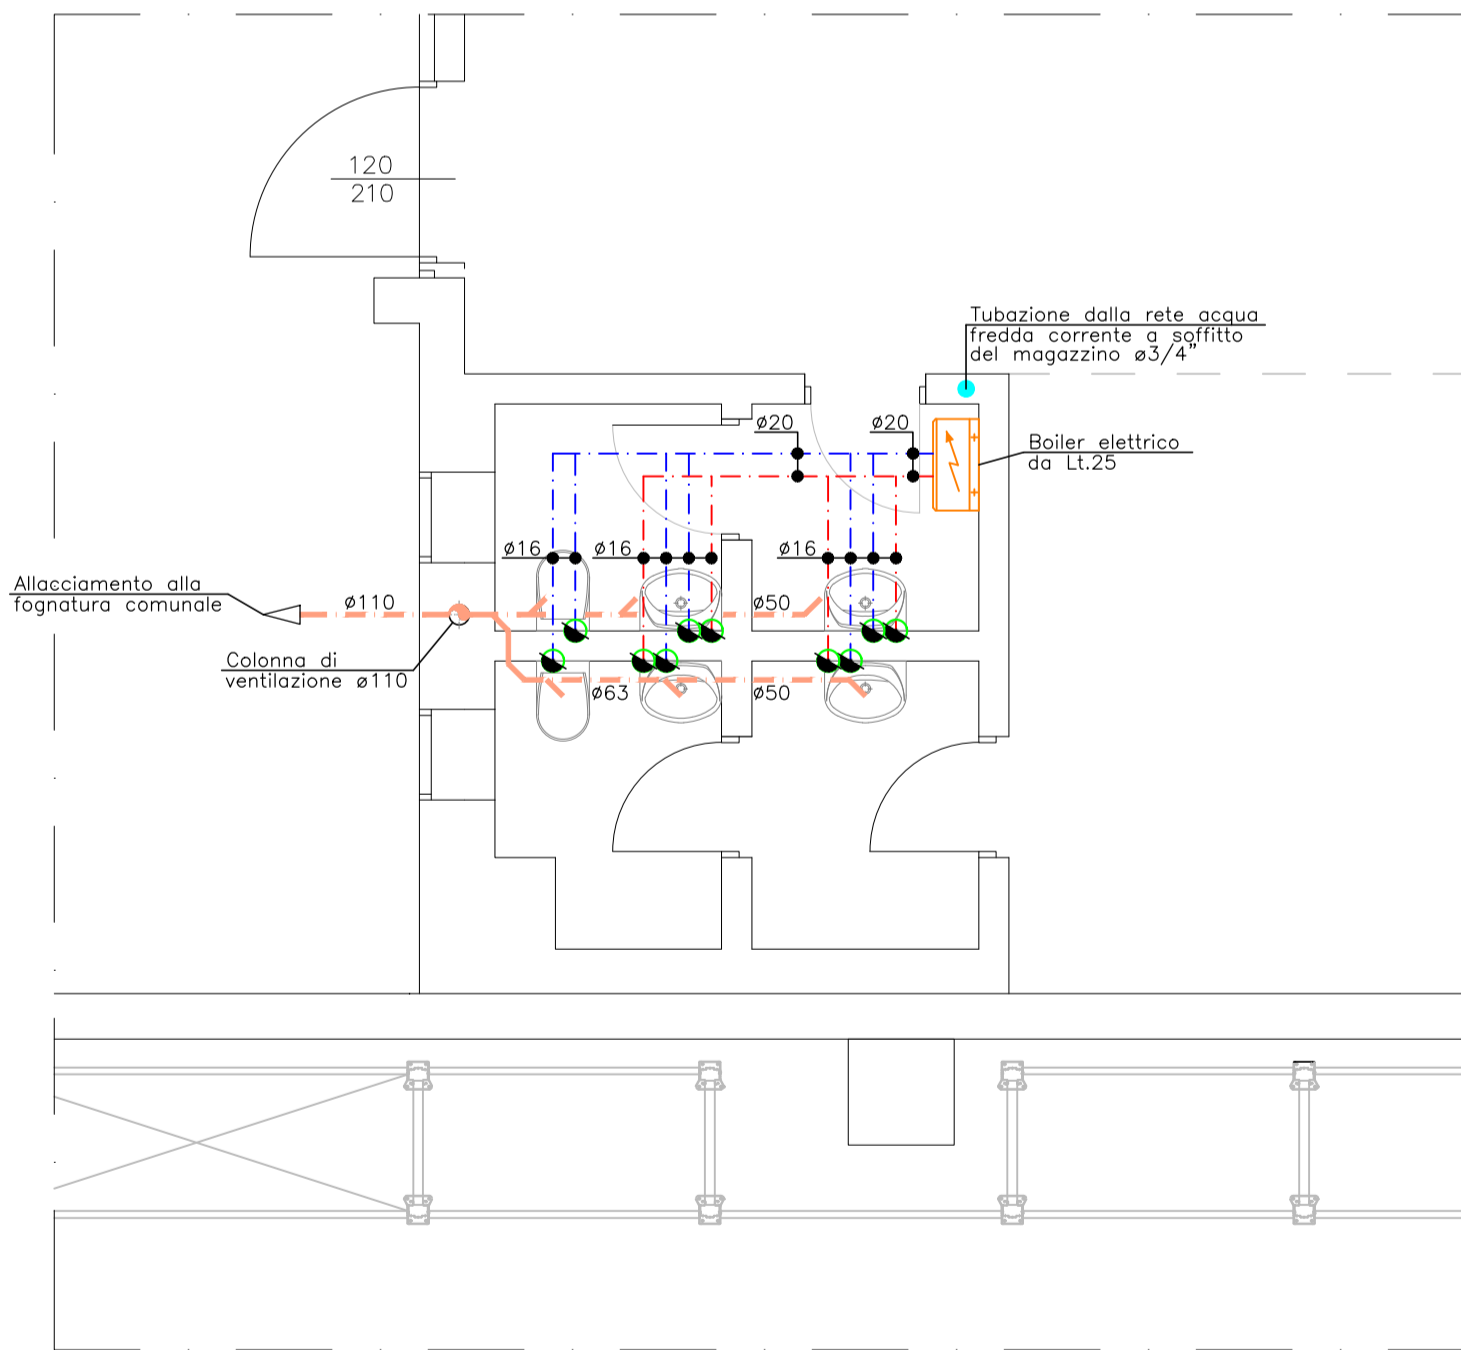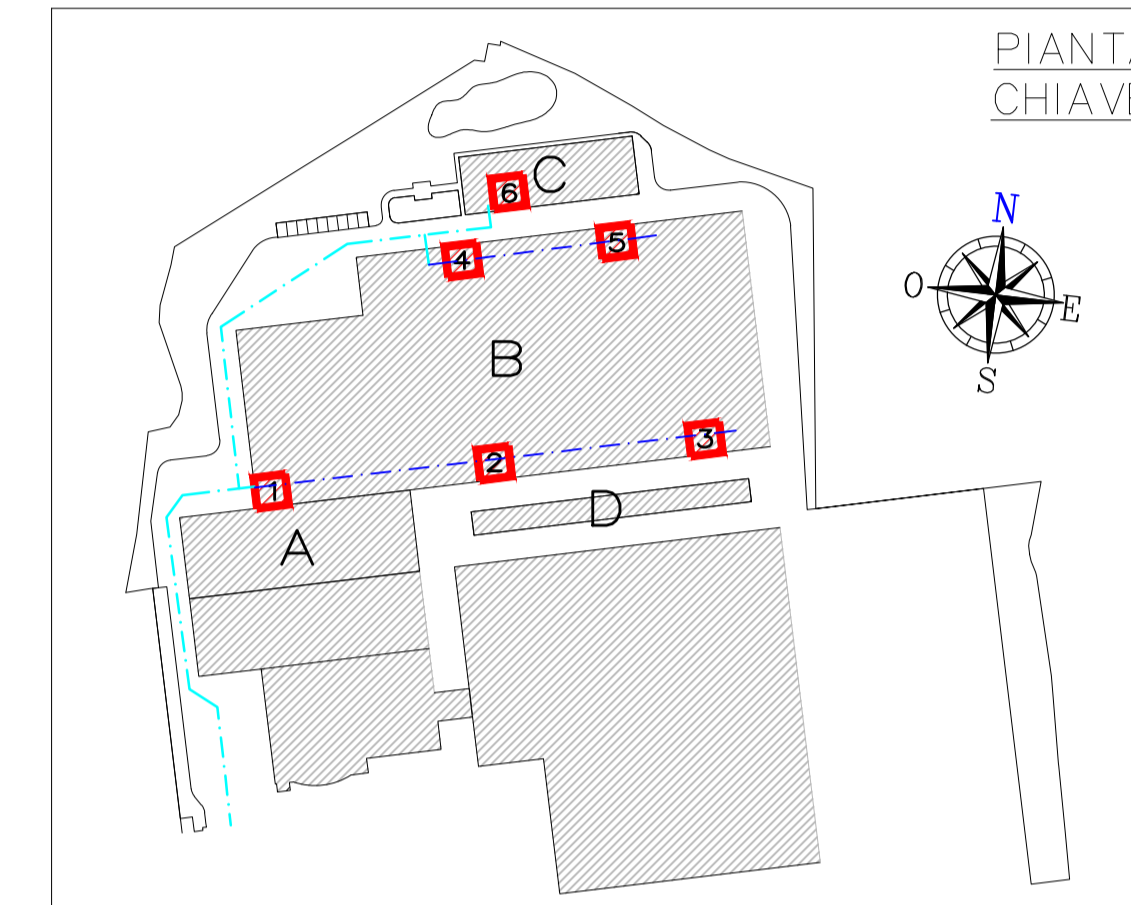

– BLOCCO BAGNI "1B" –  
IMPIANTO IDRICO-SANITARIO

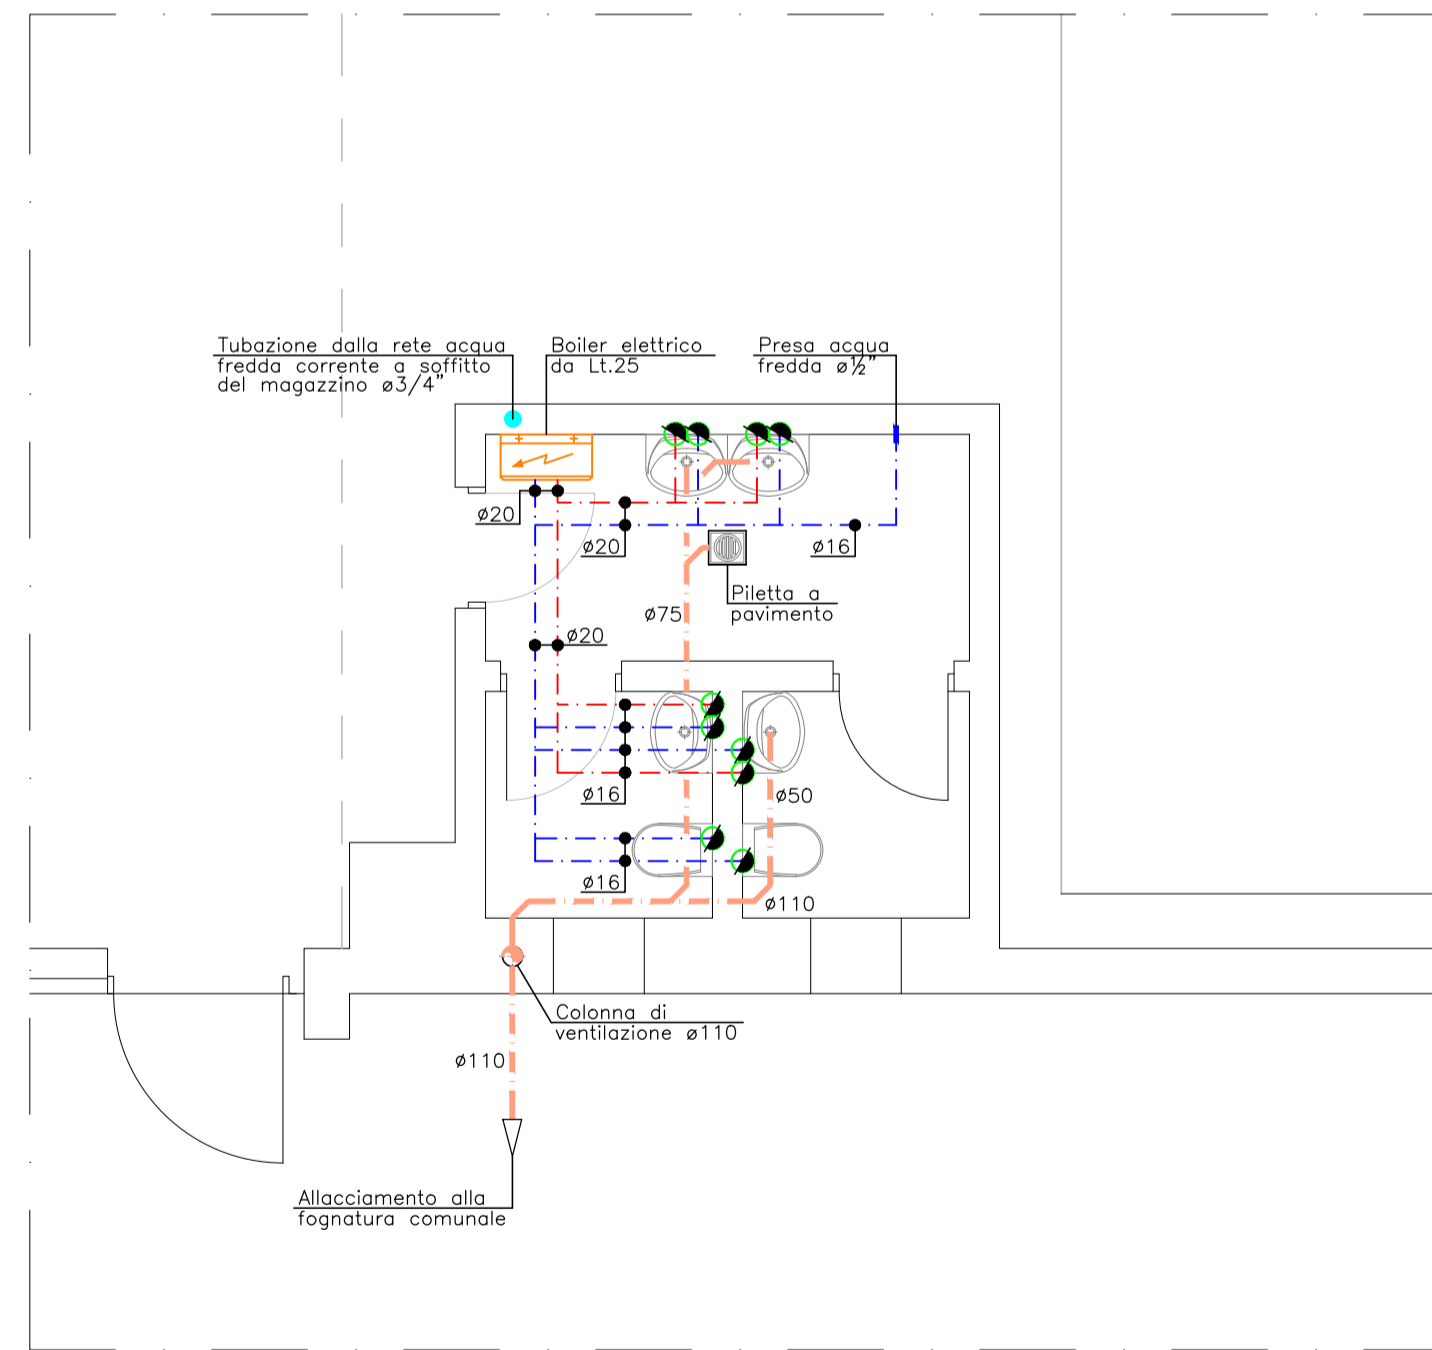

– BLOCCO BAGNI "2B" –  
IMPIANTO IDRICO-SANITARIO

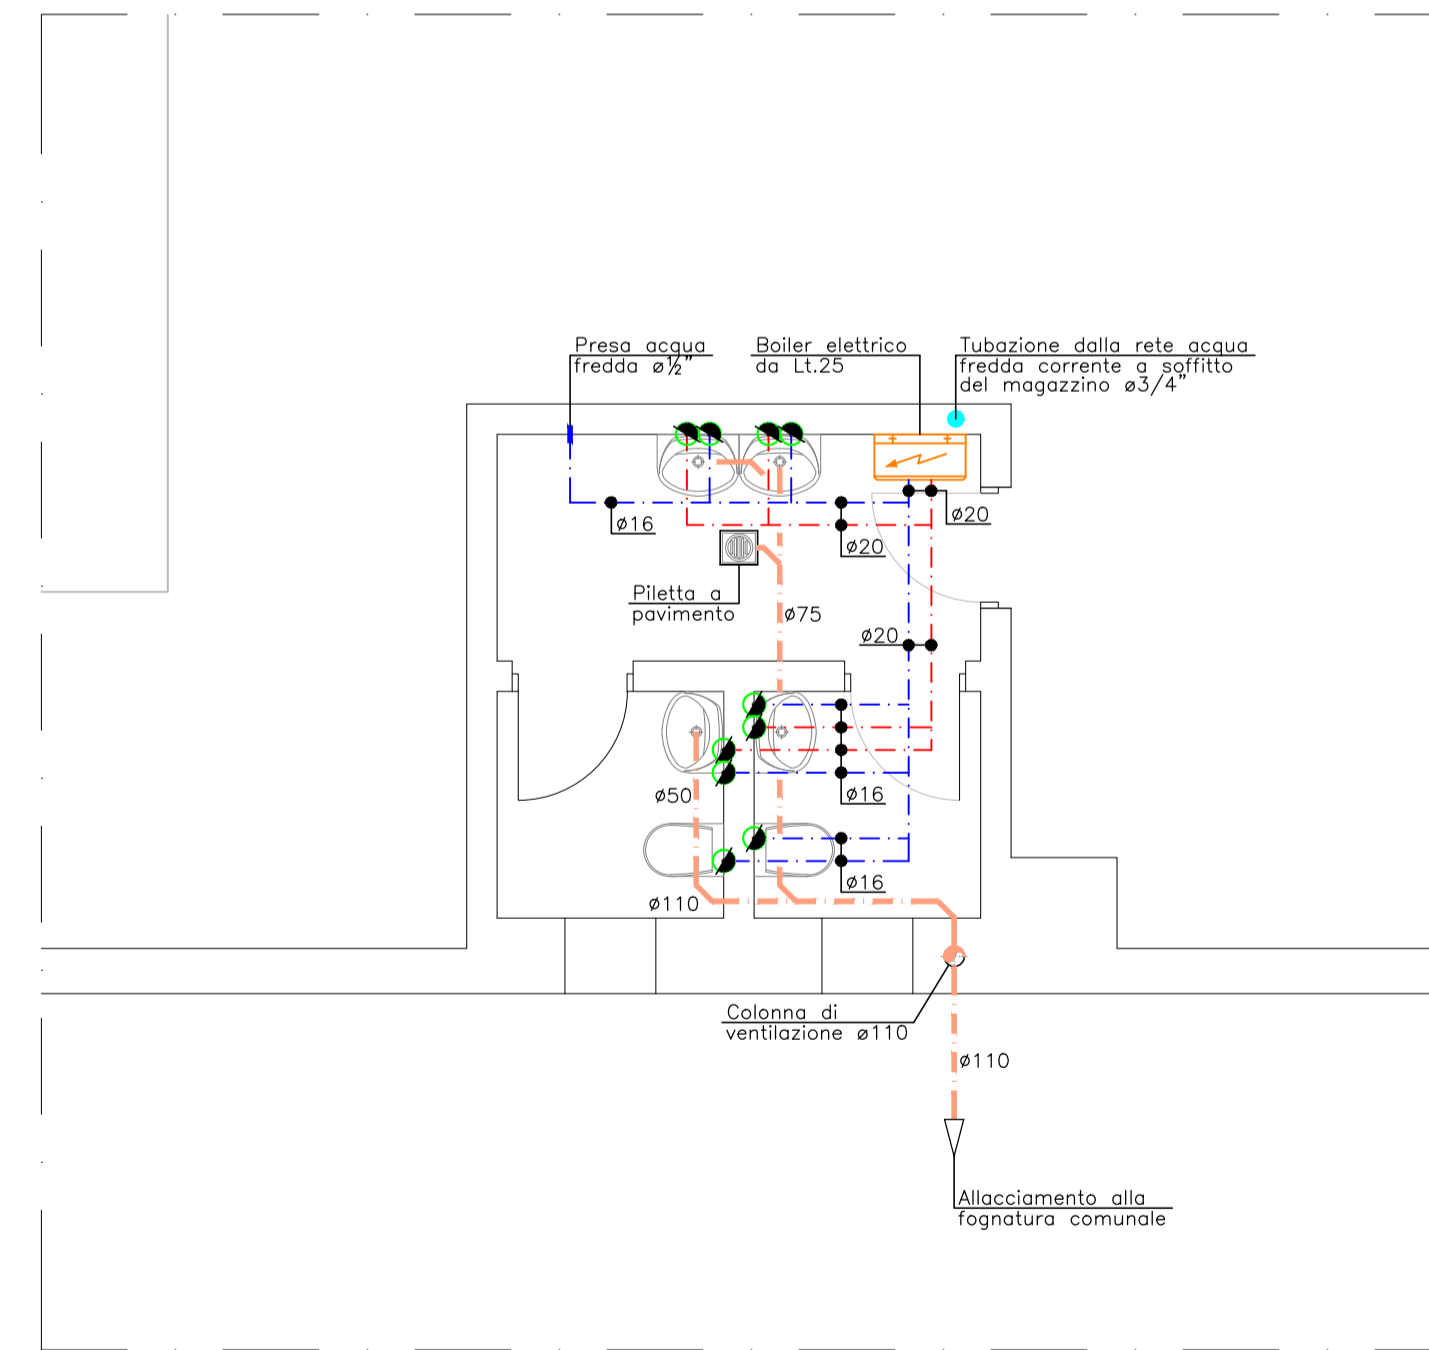

– BLOCCO BAGNI "3B" –  
IMPIANTO IDRICO-SANITARIO

**Europroject** S.R.L.

PROGETTAZIONE IMPIANTI TECNOLOGICI CIVILI  
E INDUSTRIALI PRATICHE INAIL, VVF, CERTIFICAZIONI  
ENERGETICHE, LEGGE 10/91 E D.M. 37/08  
EUROPROJECT S.R.L. - Via Arzigiani 20 - 24060 Bussoptò (Bg)  
Tel. 035/6666281 Fax. 035/6666289 E-mail info@europrojectsl.net

COMMITTENTE:  
**TECNOVENTIL S.p.a.**

OGGETTO:  
**Amplimento magazzino  
e nuovo reparto produzione  
Via Degli Imprenditori n. 4, Spino D'Adda (CR)**

IMPIANTO:  
**IMPIANTI MECCANICI  
Pianta idrico sanitario - Edifici B e C  
Pianta Piano Terra**

N° DOCUMENTO: **04** PROGETTO: **DEFINITIVO**

DATA: 28.02.2022 SCALA: 1:50  
COMMESSA: 147.21M FILE: 147.21M Tecnoventil/Spino D'Adda CR

Rev.	Data	Descrizione	Diseg.	Contr.	Appr.
0	28.02.2022	Prima emissione	CC	GG	CU
1					
2					
3					
4					
5					

